



ANEXO I-RES-IPVYH-483-2026

Instituto Provincial de Vivienda y Hábitat
Provincia de Tierra del Fuego, Antártida
e Islas del Atlántico Sur - República Argentina

Cm0058

Solicitud de Cotización

Compra Directa Nro. 00069/2025 (Llamado Nro. 2 de Compra Nro. 65)

Pieza Administrativa N° 59 Letra E Año 2025 Ámbito 2301

RAF 23 Instituto Provincial de Vivienda y Hábitat

Fecha: 18/03/26 Apertura: 7/4/2026 12:30

Enquadre Legal: (*)

Nombre o Razón Social del Proponente:

Domicilio:

C.U.I.T.:Teléfono:

Correo electrónico:

Descripción: CD(CA) reparación del sistema de alarma contra incendio del edificio sito en Carlos Pellegrini N° 511 de la ciudad de Río Grande.

Comentario: (Viene de Compra: Compra Directa Nro 65/2025 23 - Llamado Nro 2) (*)Leyes Provinciales N° 141, y N° 1015, Título I, Capítulo II, Artículo 18, inciso I); Decretos Provinciales N° 0674/11 y N° 188/23 Anexo I. Resolución M.E. N°1120/2024; Resoluciones O.P.C. N° 17/21 Anexo I, Cap I. Inc. a), y 58/21, Anexo I, y Resolución C.G.P. N° 43/22 y N° 71/26, sus modificatorias y complementarias.
(**) El Presente Formulario incluye Anexo II "Plano Edificio"
(***) Contempla a requerimiento, coordinar visita in situ de considerar necesario antes de ofertar.

Notas de Pedido Relacionadas: 2025/23 61 -

Reng.	Descripción	Cantidad	Precio Unit.	Importe
1	OTROS SERVICIOS TECNICOS. PESOS			
>>	CD(CA) reparación del sistema de alarma contra incendio del edificio sito en Carlos Pellegrini N° 511 de la ciudad de Río Grande; debiendo contemplar la provisión e instalación de 2 baterías 12V 7 Ah y puesta a punto del sistema general. El mismo deberá incluir informe que de cuenta del estado de cada uno de sus componentes.	1.00		

Memo (Nro: 6) - FORM. COTIZ. CONT. DIR. S/ GARANTIA IPVYH

El hecho de cotizar y firmar el presente formulario, implica el pleno conocimiento y aceptación de todos y cada uno de los requerimientos de la presente contratación, como así también de las obligaciones emergentes de la adjudicación.

Todas las hojas que conformen la oferta deberán estar firmadas, aclaradas y fechadas por el oferente o por el representante legal del mismo. Asimismo, la oferta deberá estar acompañada del certificado ProTDF y libre deuda de Aref vigentes, de corresponder.

La oferta deberá completarse utilizando dos decimales en las columnas de cantidad y precio, en todos los renglones que la componen.

La cotización deberá realizarse sin considerar el I.V.A., según ley N° 19.640. De ser necesario, los requerimientos, plazos de cumplimiento, y otras condiciones y aclaraciones adicionales relacionadas con la presente contratación, se detallaran en un anexo adjunto en caso de corresponder.

TOTAL \$

Son Pesos:

.....
Firma y Sello Responsable

Página 1 de 2

CPN Kevin Pablo Rocha
Director General Area
Económico - Financiera
IPV. y H.



Instituto Provincial de Vivienda y Hábitat
Provincia de Tierra del Fuego, Antártida
e Islas del Atlántico Sur - República Argentina

ANEXO I-RES-IPV y H-483-2026

Cm0058

Solicitud de Cotización

Compra Directa Nro. 00069/2025 (Llamado Nro. 2 de Compra Nro. 65)
Pieza Administrativa N° 59 Letra E Año 2025 Ámbito 2301
RAF 23 Instituto Provincial de Vivienda y Hábitat

Fecha: 18/03/26 Apertura: 7/4/2026 12:30

Encuadre Legal: (*)
Nombre o Razón Social del Proponente:
Domicilio:
C.U.I.T.:Teléfono:
Correo electrónico:


Descripción: CD(CA) reparación del sistema de alarma contra incendio del edificio sito en Carlos Pellegrini N° 511 de la ciudad de Río Grande.
Comentario: (Viene de Compra: Compra Directa Nro 65/2025 23 - Llamado Nro 2) (*)Leyes Provinciales N° 141, y N° 1015, Título I, Capítulo II, Artículo 18, inciso I); Decretos Provinciales N° 0674/11 y N° 188/23 Anexo I. Resolución M.E. N°1120/2024; Resoluciones O.P.C. N° 17/21 Anexo I, Cap I. Inc. a), y 58/21, Anexo I, y Resolución C.G.P. N° 43/22 y N° 71/26, sus modificatorias y complementarias.
(**) El Presente Formulario incluye Anexo II "Plano Edificio"
(***) Contempla a requerimiento, coordinar visita in situ de considerar necesario antes de ofertar.

Notas de Pedido Relacionadas: 2025/23 61 -

Reng.	Descripción	Cantidad	Precio Unit.	Importe
-------	-------------	----------	--------------	---------

Los precios deberán expresarse en pesos hasta dos decimales (\$ _ _ _ _ _)				
Presupuesto Oficial:	\$ 800500.00			
Valor del Pliego:	\$ 0.00			
Valor del Sellado:	\$ 0.00			
Repartición de destino:	Instituto Provincial de Vivienda y Hábitat			
Forma de Pago:	Transf. Bancaria			
Plazo de Entrega:	inmediata			
Mantenimiento de Oferta:	30 días s/ Dto 674/11			
Lugar de Entrega:	Carlos Pellegrini N° 511 de la ciudad de Río Grande			
Recepción de Sobres Cerrados hasta:	martes 07 de abril 2026 a las 12:30			
Domicilio de presentación de ofertas:	Carlos Pelegrini 511 - Río Grande o al mail compras_ofertas@ipvtdf.gov.ar			
Domicilio de apertura de ofertas:	Carlos Pelegrini 511 - Río Grande			
Vigencia del Contrato:	a coordinar al momento de firmar la Orden de Compra			
Garantía de Oferta:	sin garantía			
Flete a Cargo:	no aplica			

CPN Kevin Pablo Rocha
Director General Area
Económico - Financiera
I.P.V. y H.

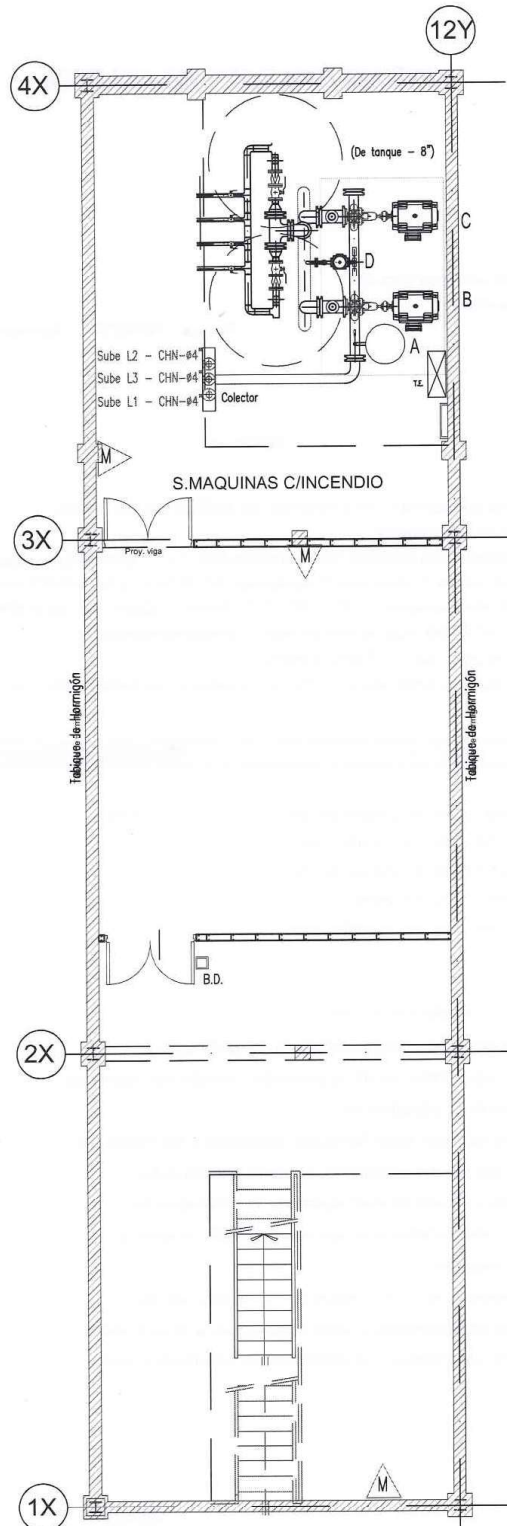

BOMBAS PRINCIPAL (1)
 Marca Calpeda - Modelo N65-250B
 Caudal = 60.00 m³/h - Altura= 65 m.c.a.
 HP.=40 - 380 V

BOMBAS BACK-UP (1) (Reserva)
 Marca Calpeda - Modelo N65-250B
 Caudal = 60.00 m³/h - Altura= 65 m.c.a.
 HP.=40 - 380 V


BOMBA JOCKEY (1)
 Marca Lowara - Modelo SV1608
 Caudal = 20 m³/h - Altura= 75 m.c.a.
 HP.=15 - 380 V

TANQUE PULMON
 Tipo: con membrana y precarga de aire
 Capacidad = 100 lts.


Modificaciones	Fecha	Observaciones	BESTAND S.A. CONSTRUCCION Y SERVICIOS Plano de: INCENDIO Subsuelo 1:100	Instituto Provincial de Vivienda Edificio IPV - Rio Grande	
				Esc.: 1:100	01
				Fecha: AGOSTO. 2012	

CPN Kevin Pablo ROCI,
 Director General Area
 Económico - Financiera
 IPV y H.

ANEXO II-RES-IPV y H-483-2026

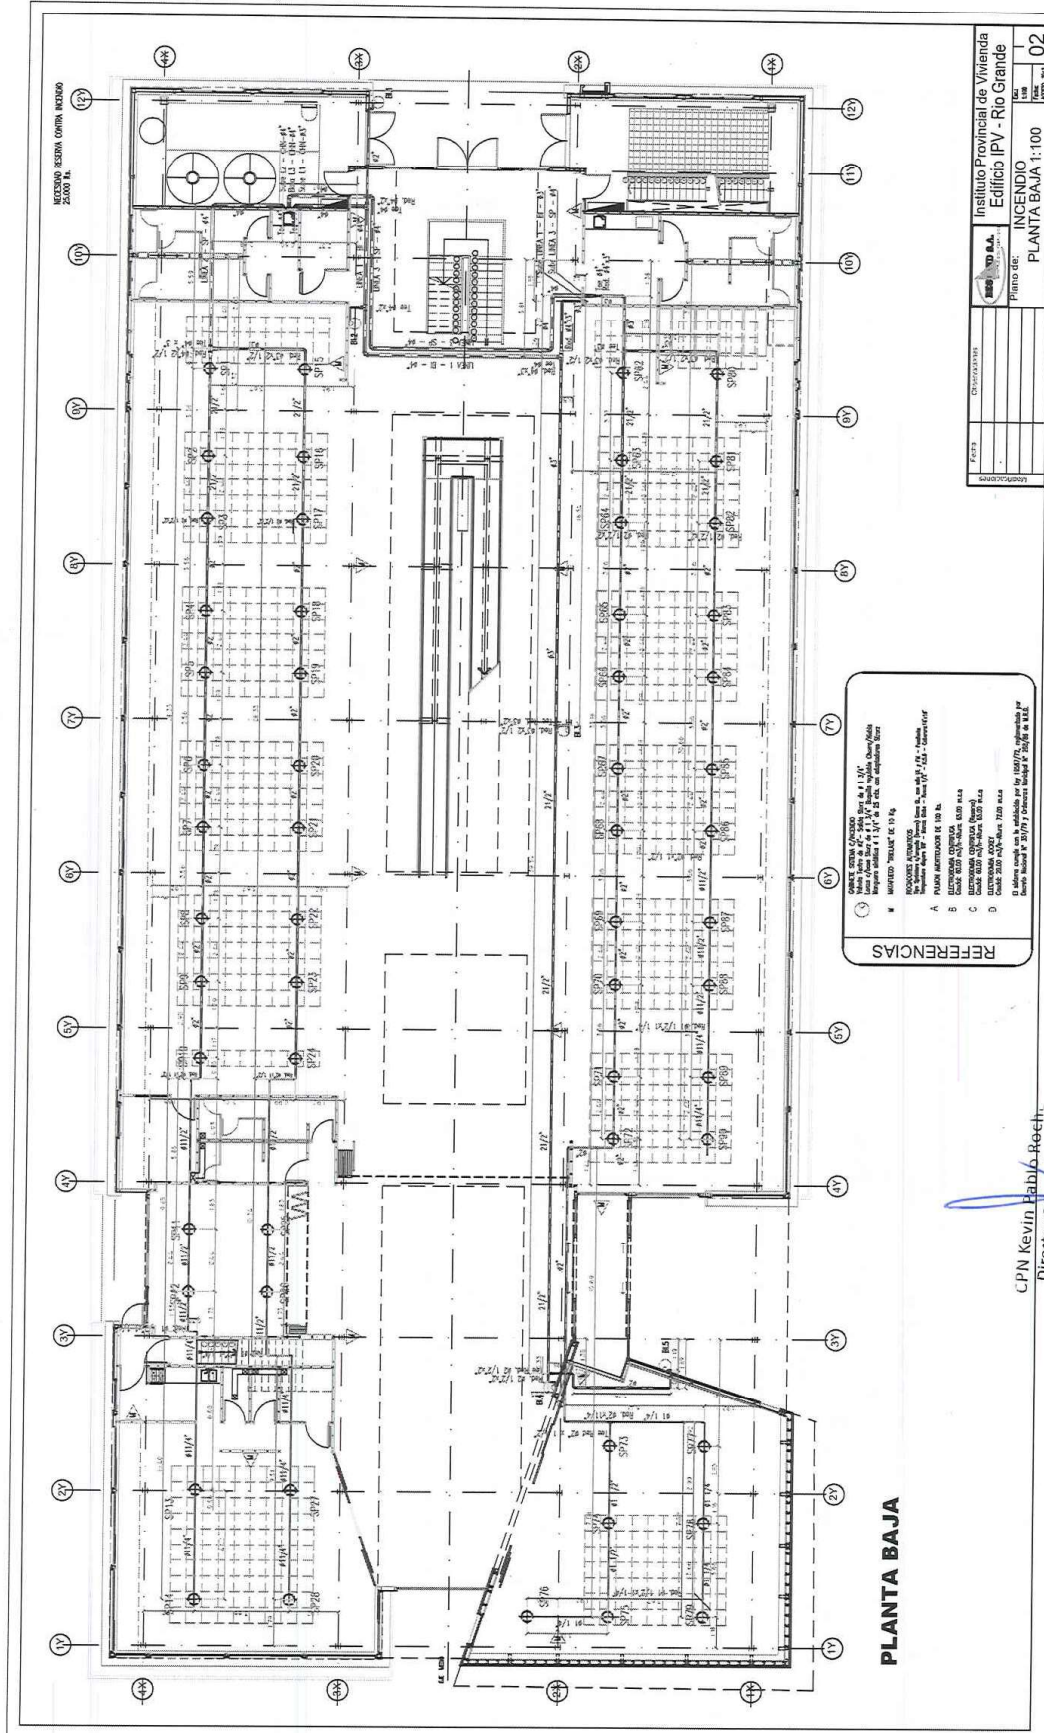

CPN Kevin Babio Roeth
Director General Area
Económico y Financiera
IPV y H

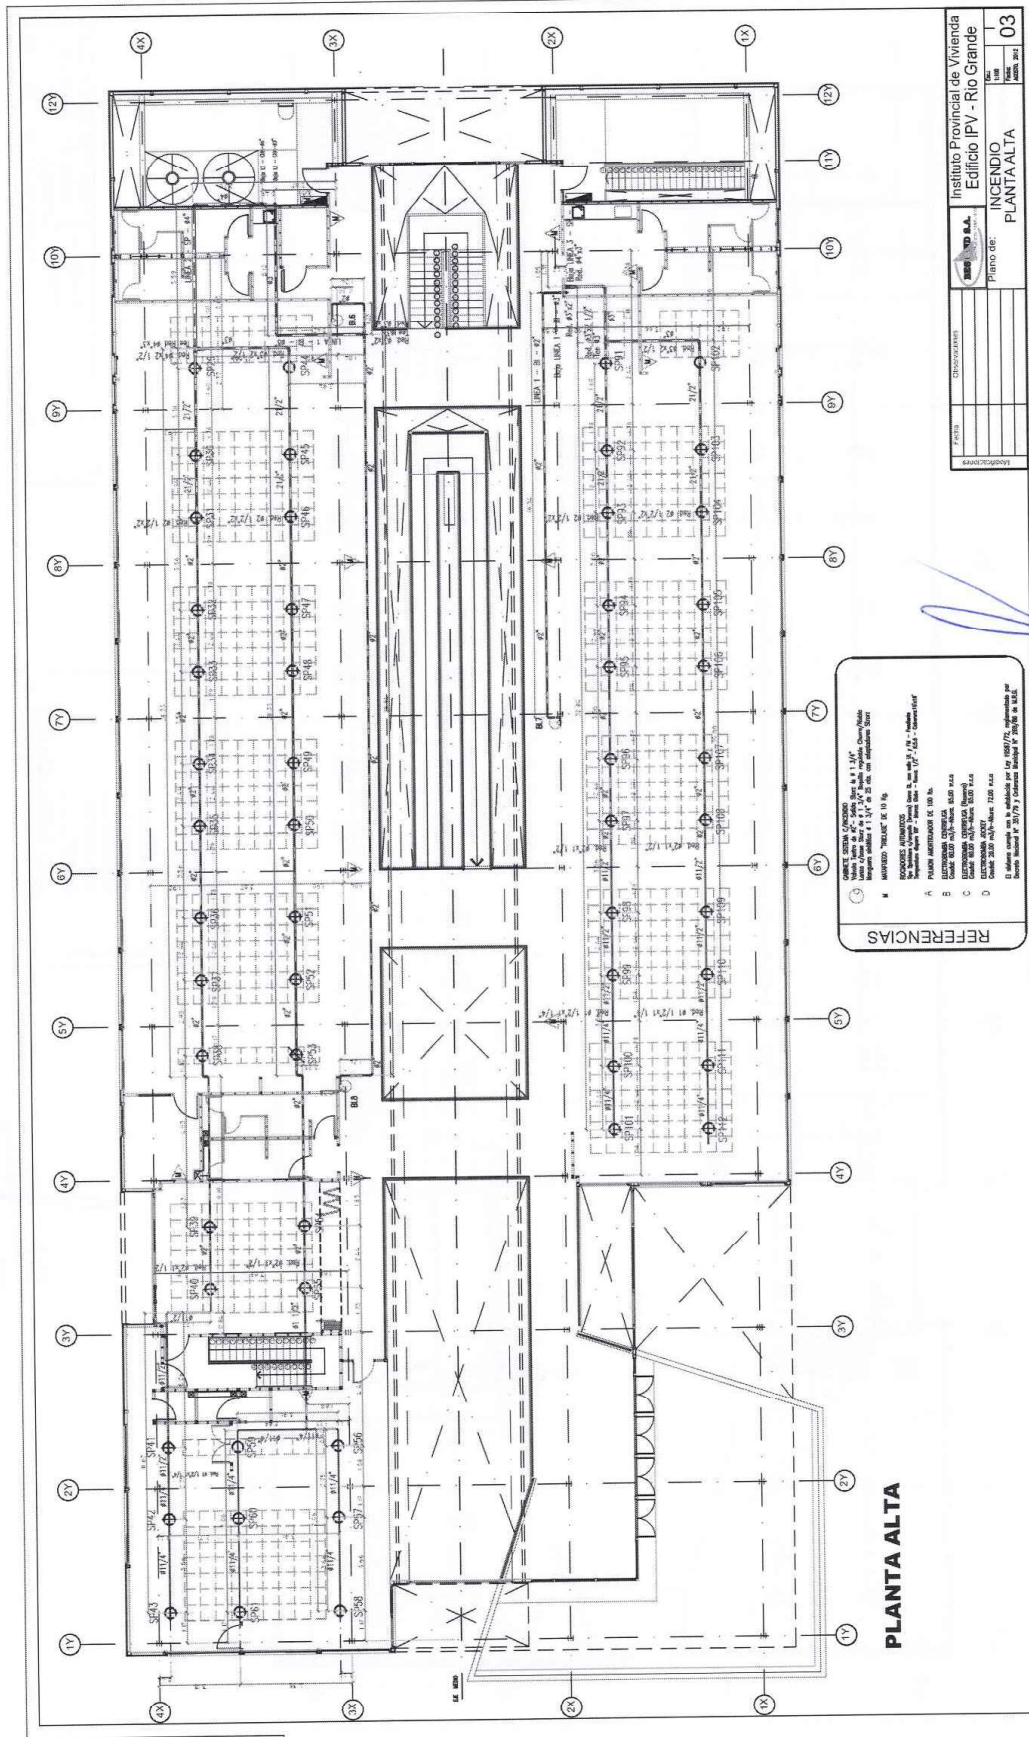[illegible]

Fecha	Observaciones		Instituto Provincial de Vivienda Edificio IPV - Río Grande	
			Plano de: INCENDIO PLANTA ALTA	
			Escala: 1:100	
			Fecha: 03	
			Año: 2012	